


A

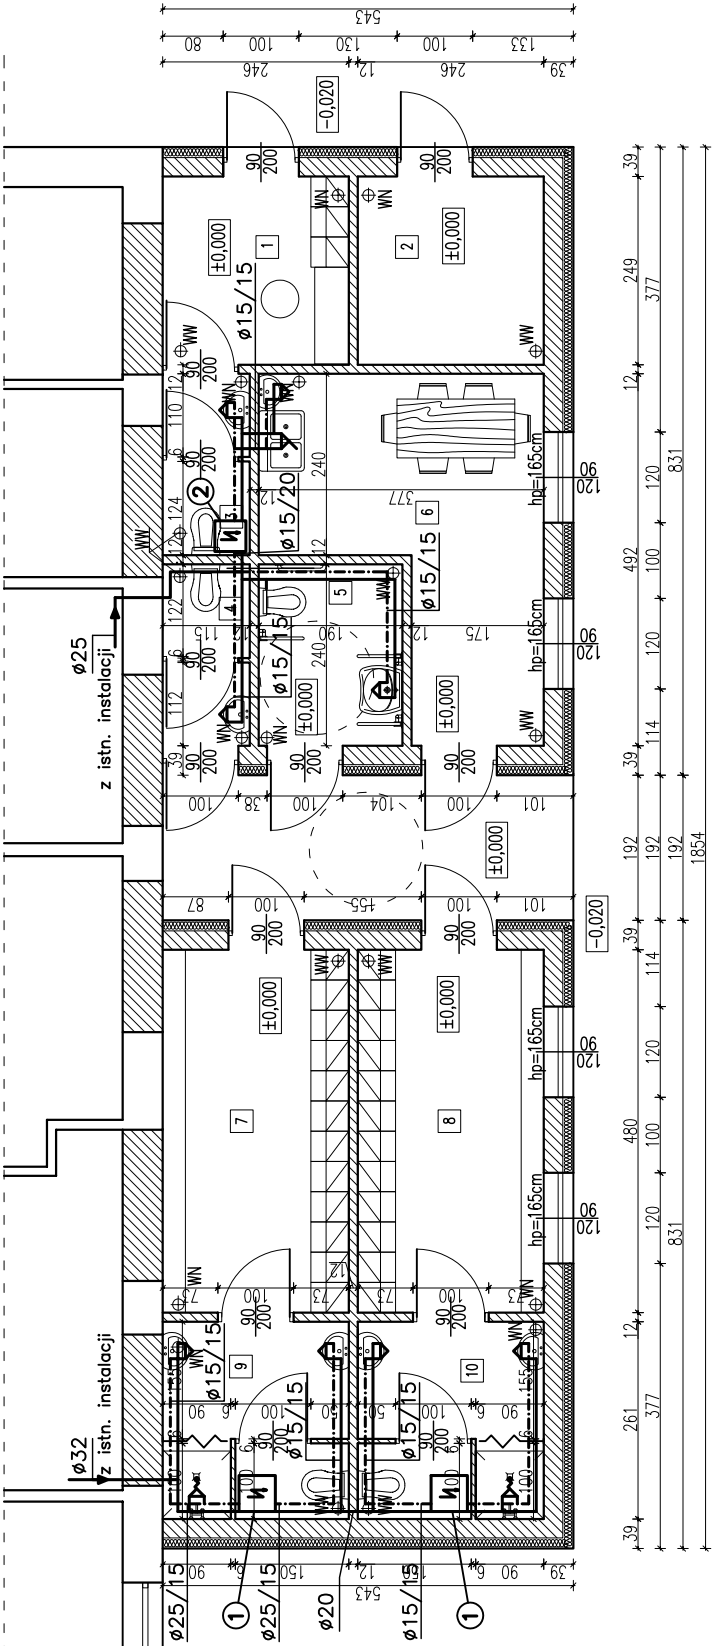

- WODA ZIMNA
- - - - - WODA CIEPŁA
- 1 – poj. podgrzewacz elektr. 120 l, 230V, 1,5kW
- 2 – poj. podgrzewacz elektr. 55 l, 230V, 1,5kW
- ŚCIANY ISTNIEJĄCE
- ŚCIANY PROJEKTOWANE,
- OTWORY DO ZAMUROWANIA

| ZESTAWIENIE POMIESZCZEŃ |                                                     |              |
|-------------------------|-----------------------------------------------------|--------------|
| NR.                     | FUNKCJA                                             | POWIERZCHNIA |
| 1                       | POMIESZCZENIE TRENERA                               | 6,00 m²      |
| 2                       | MAGAZYN                                             | 6,30 m²      |
| 3                       | WC                                                  | 2,69 m²      |
| 4                       | WC MĘSKIE                                           | 2,69 m²      |
| 5                       | WC DAMSKIE PRZYSTOSOWANE DLA OSÓB NIEPEŁNOSPRAWNYCH | 3,46 m²      |
| 6                       | POKÓJ SOCJALNY                                      | 11,81 m²     |
| 7                       | SZATNIA 12 OSÓB                                     | 11,81 m²     |
| 8                       | SZATNIA 12 OSÓB                                     | 6,17 m²      |
| 9                       | ŁAZIENKA Z PRYSZNICEM                               | 6,17 m²      |
| 10                      | ŁAZIENKA Z PRYSZNICEM                               | 6,17 m²      |
| RAZEM:                  |                                                     | 71,66 m²     |

|                  |                                                                                                                                 |                                                         |              |
|------------------|---------------------------------------------------------------------------------------------------------------------------------|---------------------------------------------------------|--------------|
| OBIEKT – TEMAT:  | BUDOWA OBIEKTÓW SPORTOWYCH W RAMACH PROGRAMU "MOJE BOJSKO – ORLIK 2012"<br>DOBUDOWA ZAPLECZA BOISK SPORTOWYCH DO BUDYNKU SZKOŁY |                                                         |              |
| INWESTOR:        | GMINA OLSZÓWKA                                                                                                                  |                                                         |              |
| LOKALIZACJA:     | ŁUBIANKA, GM. OLSZÓWKA, DZ. NR 125/4                                                                                            |                                                         |              |
| TEMAT RYSUNKU:   | RZUT PARTERU – INSTALACJA WODOCIĄGOWA                                                                                           |                                                         |              |
| INST. SANITARNE: | PROJEKTANT:                                                                                                                     | mgr inż. Karol Bryl<br>op 7342/116B/94, op 7342/116B/94 | SKALA: 1:100 |
|                  | OPRACOWANIE:                                                                                                                    | mgr inż. Karol Bryl<br>op 7342/116B/94, op 7342/116B/94 | NR RYS.: 1.0 |