


1	45/15
1965 strefa 4	
Kronsztadt '60'	
aktualizacji	-----
ych	W Księdze Wieczystej nr. KN1K/00041811/8 prowadzonej dla działki nr 45/15 nie ma ujawnionych żadnych służebności
	28.04.2015 r.
KART-GEO USŁUGI GEODEZYJNE PEŁNOMOCNIK Zenon Nowak Geodeta Nr upr. 1814	

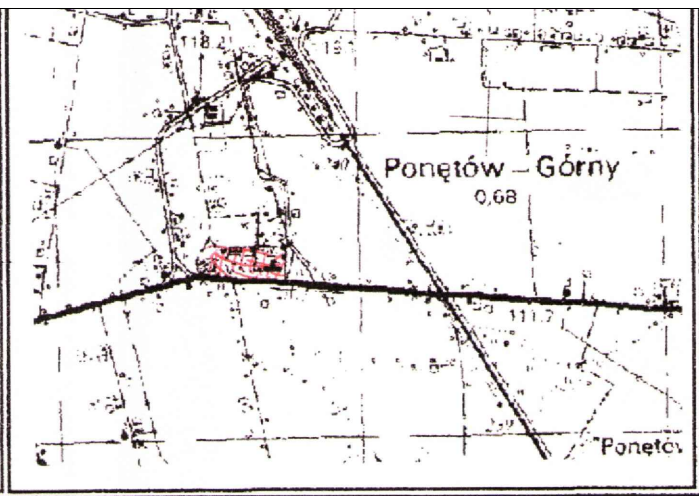


OZNACZENIA:

- Słupy oświetleniowe np. SAL_DL10 wys. 5m z oprawami typu ISKRA LED
- Istniejące naświetlacze do wymiany wg potrzeb na oprawy typu LED w celu doświetlenia terenu dla monitoringu
- projektowana trasa kabli nn oświetlenia terenu i rur OPTO dla przewodów UTP

LEGENDA:

- ① - Boisko
- ② - Skocznia w dal wraz z rozbiegiem
- ③ - Ciągi piesze - chodnik bruk
- ④ - Bieżnia
- ⑤ - Tereny zielone
- ⑥ - Wiata
- ⑦ - Trybuna 52 miejsca

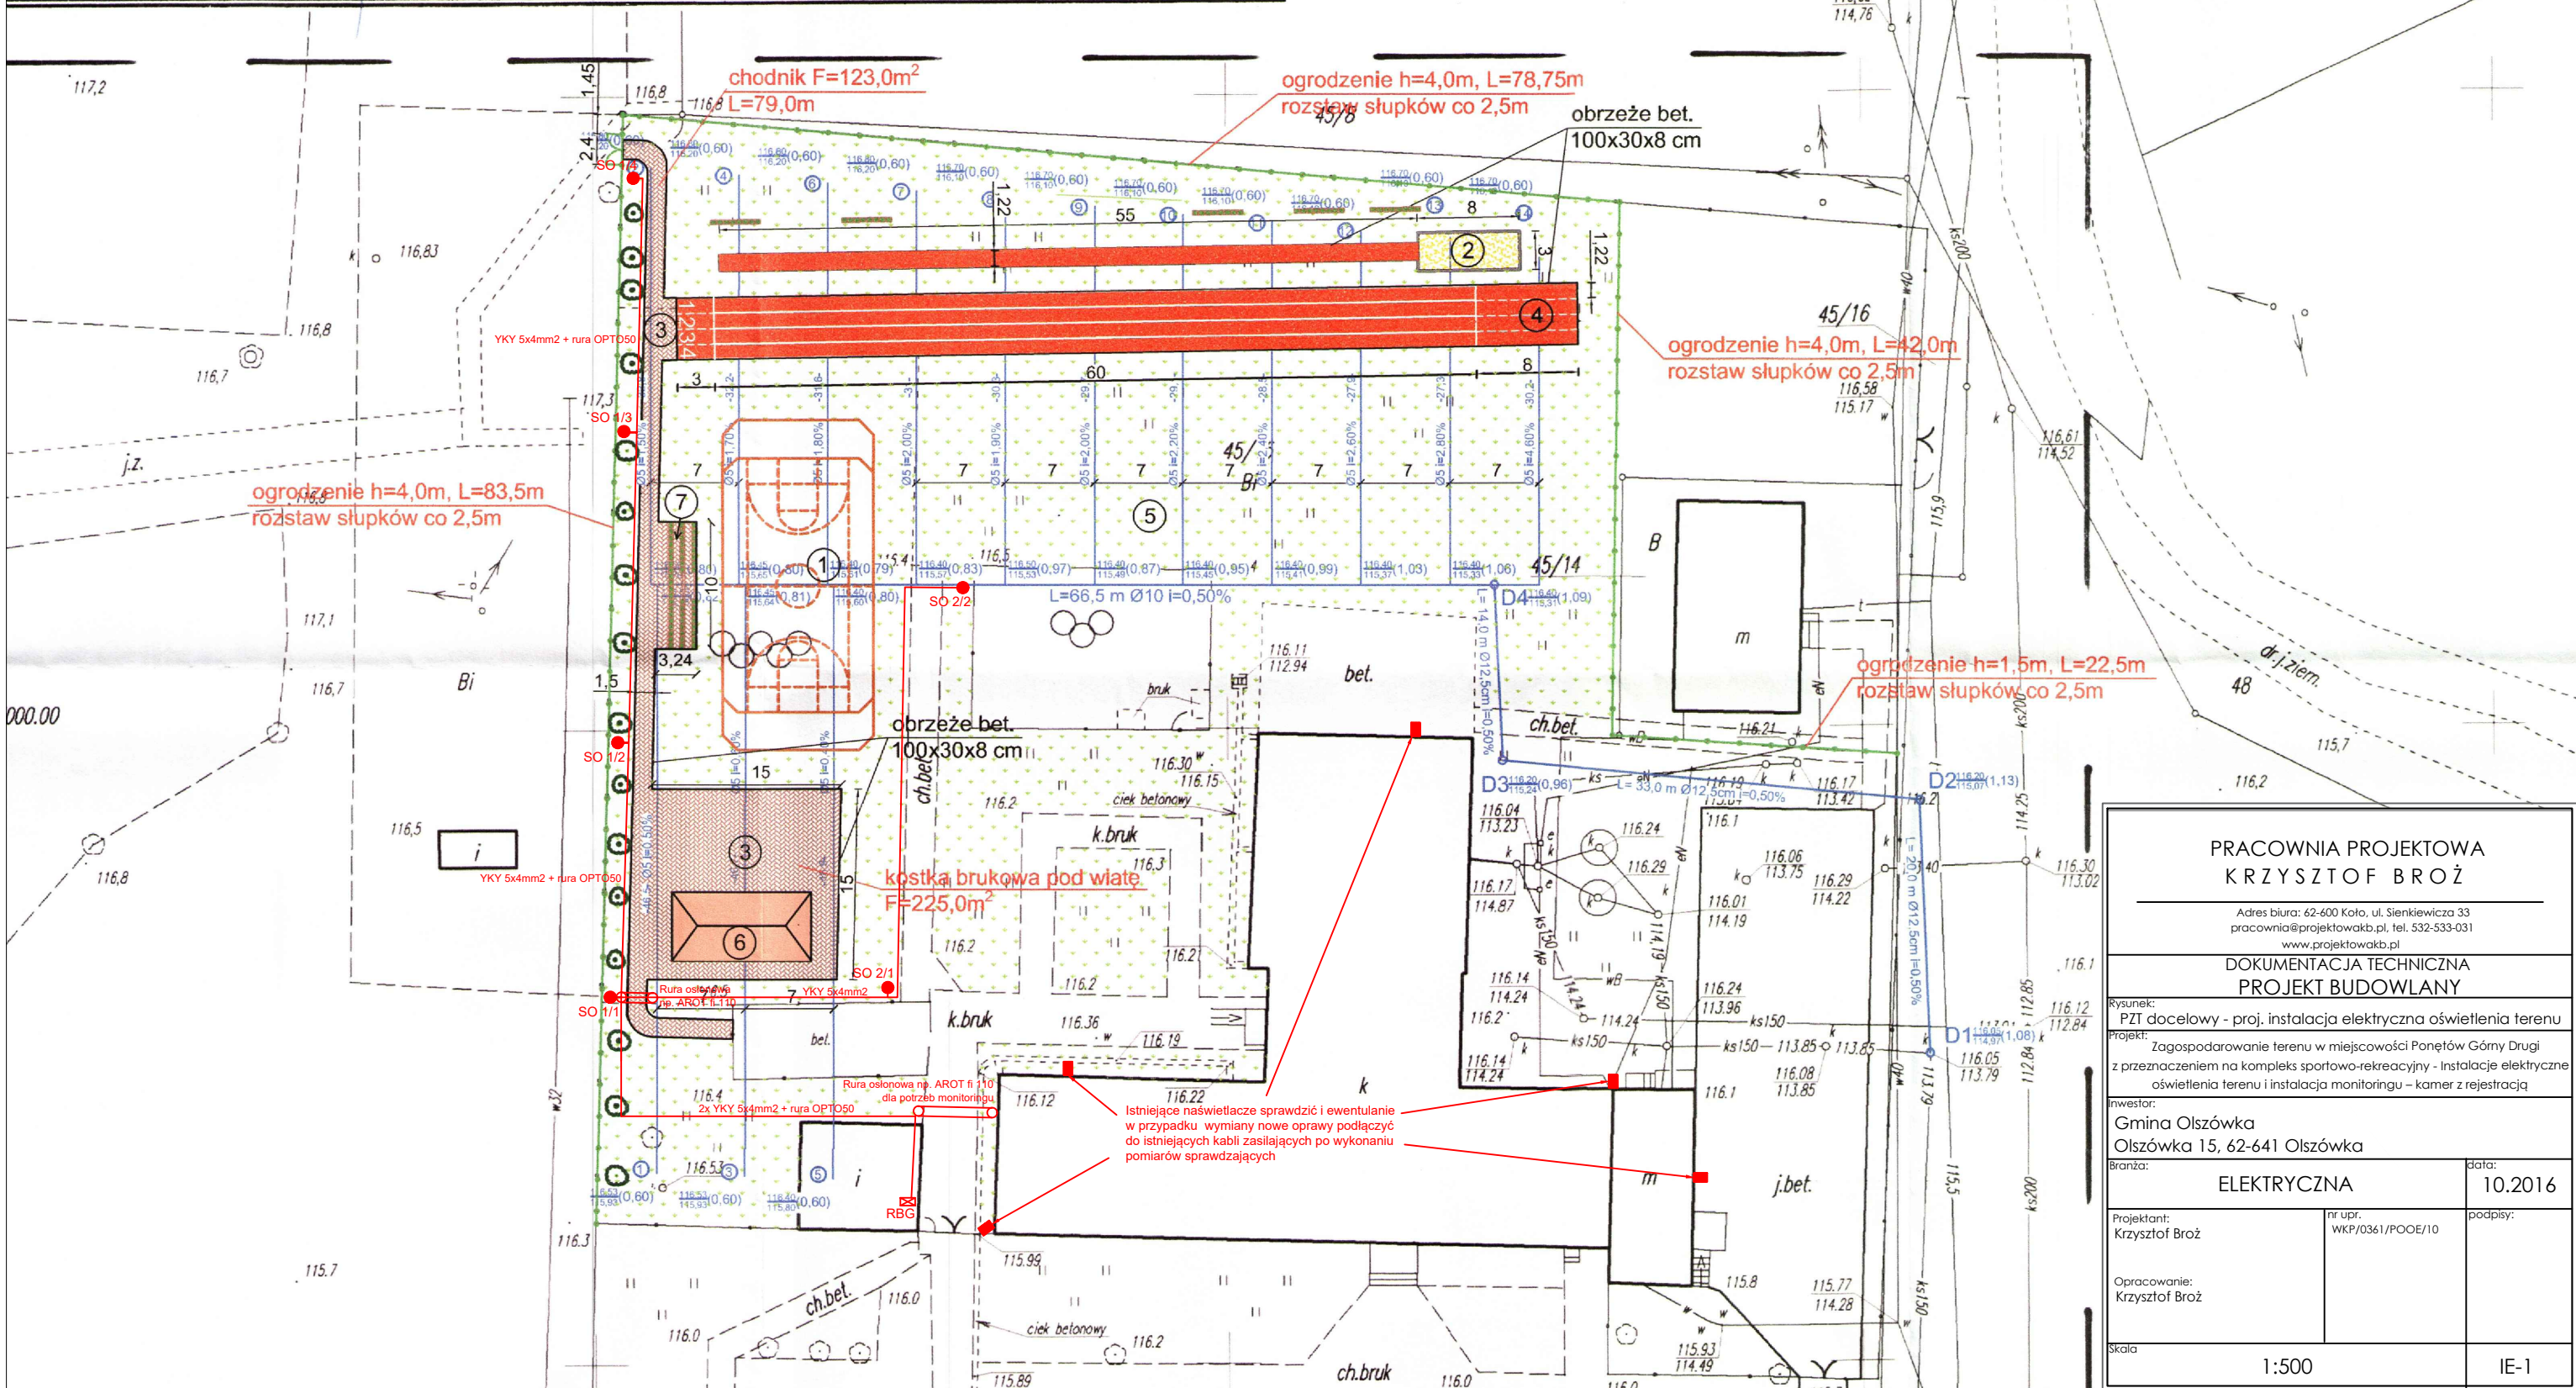

PRACOWNIA PROJEKTOWA KRZYSZTOF BROŻ

Adres biura: 62-600 Koto, ul. Sienkiewicza 33
 pracownia@projektowakb.pl, tel. 532-533-031
 www.projektowakb.pl

DOKUMENTACJA TECHNICZNA PROJEKT BUDOWLANY

Rysunek: PZT docelowy - proj. instalacja elektryczna oświetlenia terenu
 Projekt: Zagospodarowanie terenu w miejscowości Ponętów Górny Drugi z przeznaczeniem na kompleks sportowo-rekreacyjny - Instalacje elektryczne oświetlenia terenu i instalacja monitoringu - kamer z rejestracją

Inwestor: Gmina Olszówka
 Olszówka 15, 62-641 Olszówka

Branża: ELEKTRYCZNA data: 10.2016

Projektant: Krzysztof Broż nr upr. WKP/0361/POOE/10 podpisy:

Opracowanie: Krzysztof Broż

Skala: 1:500 IE-1